


 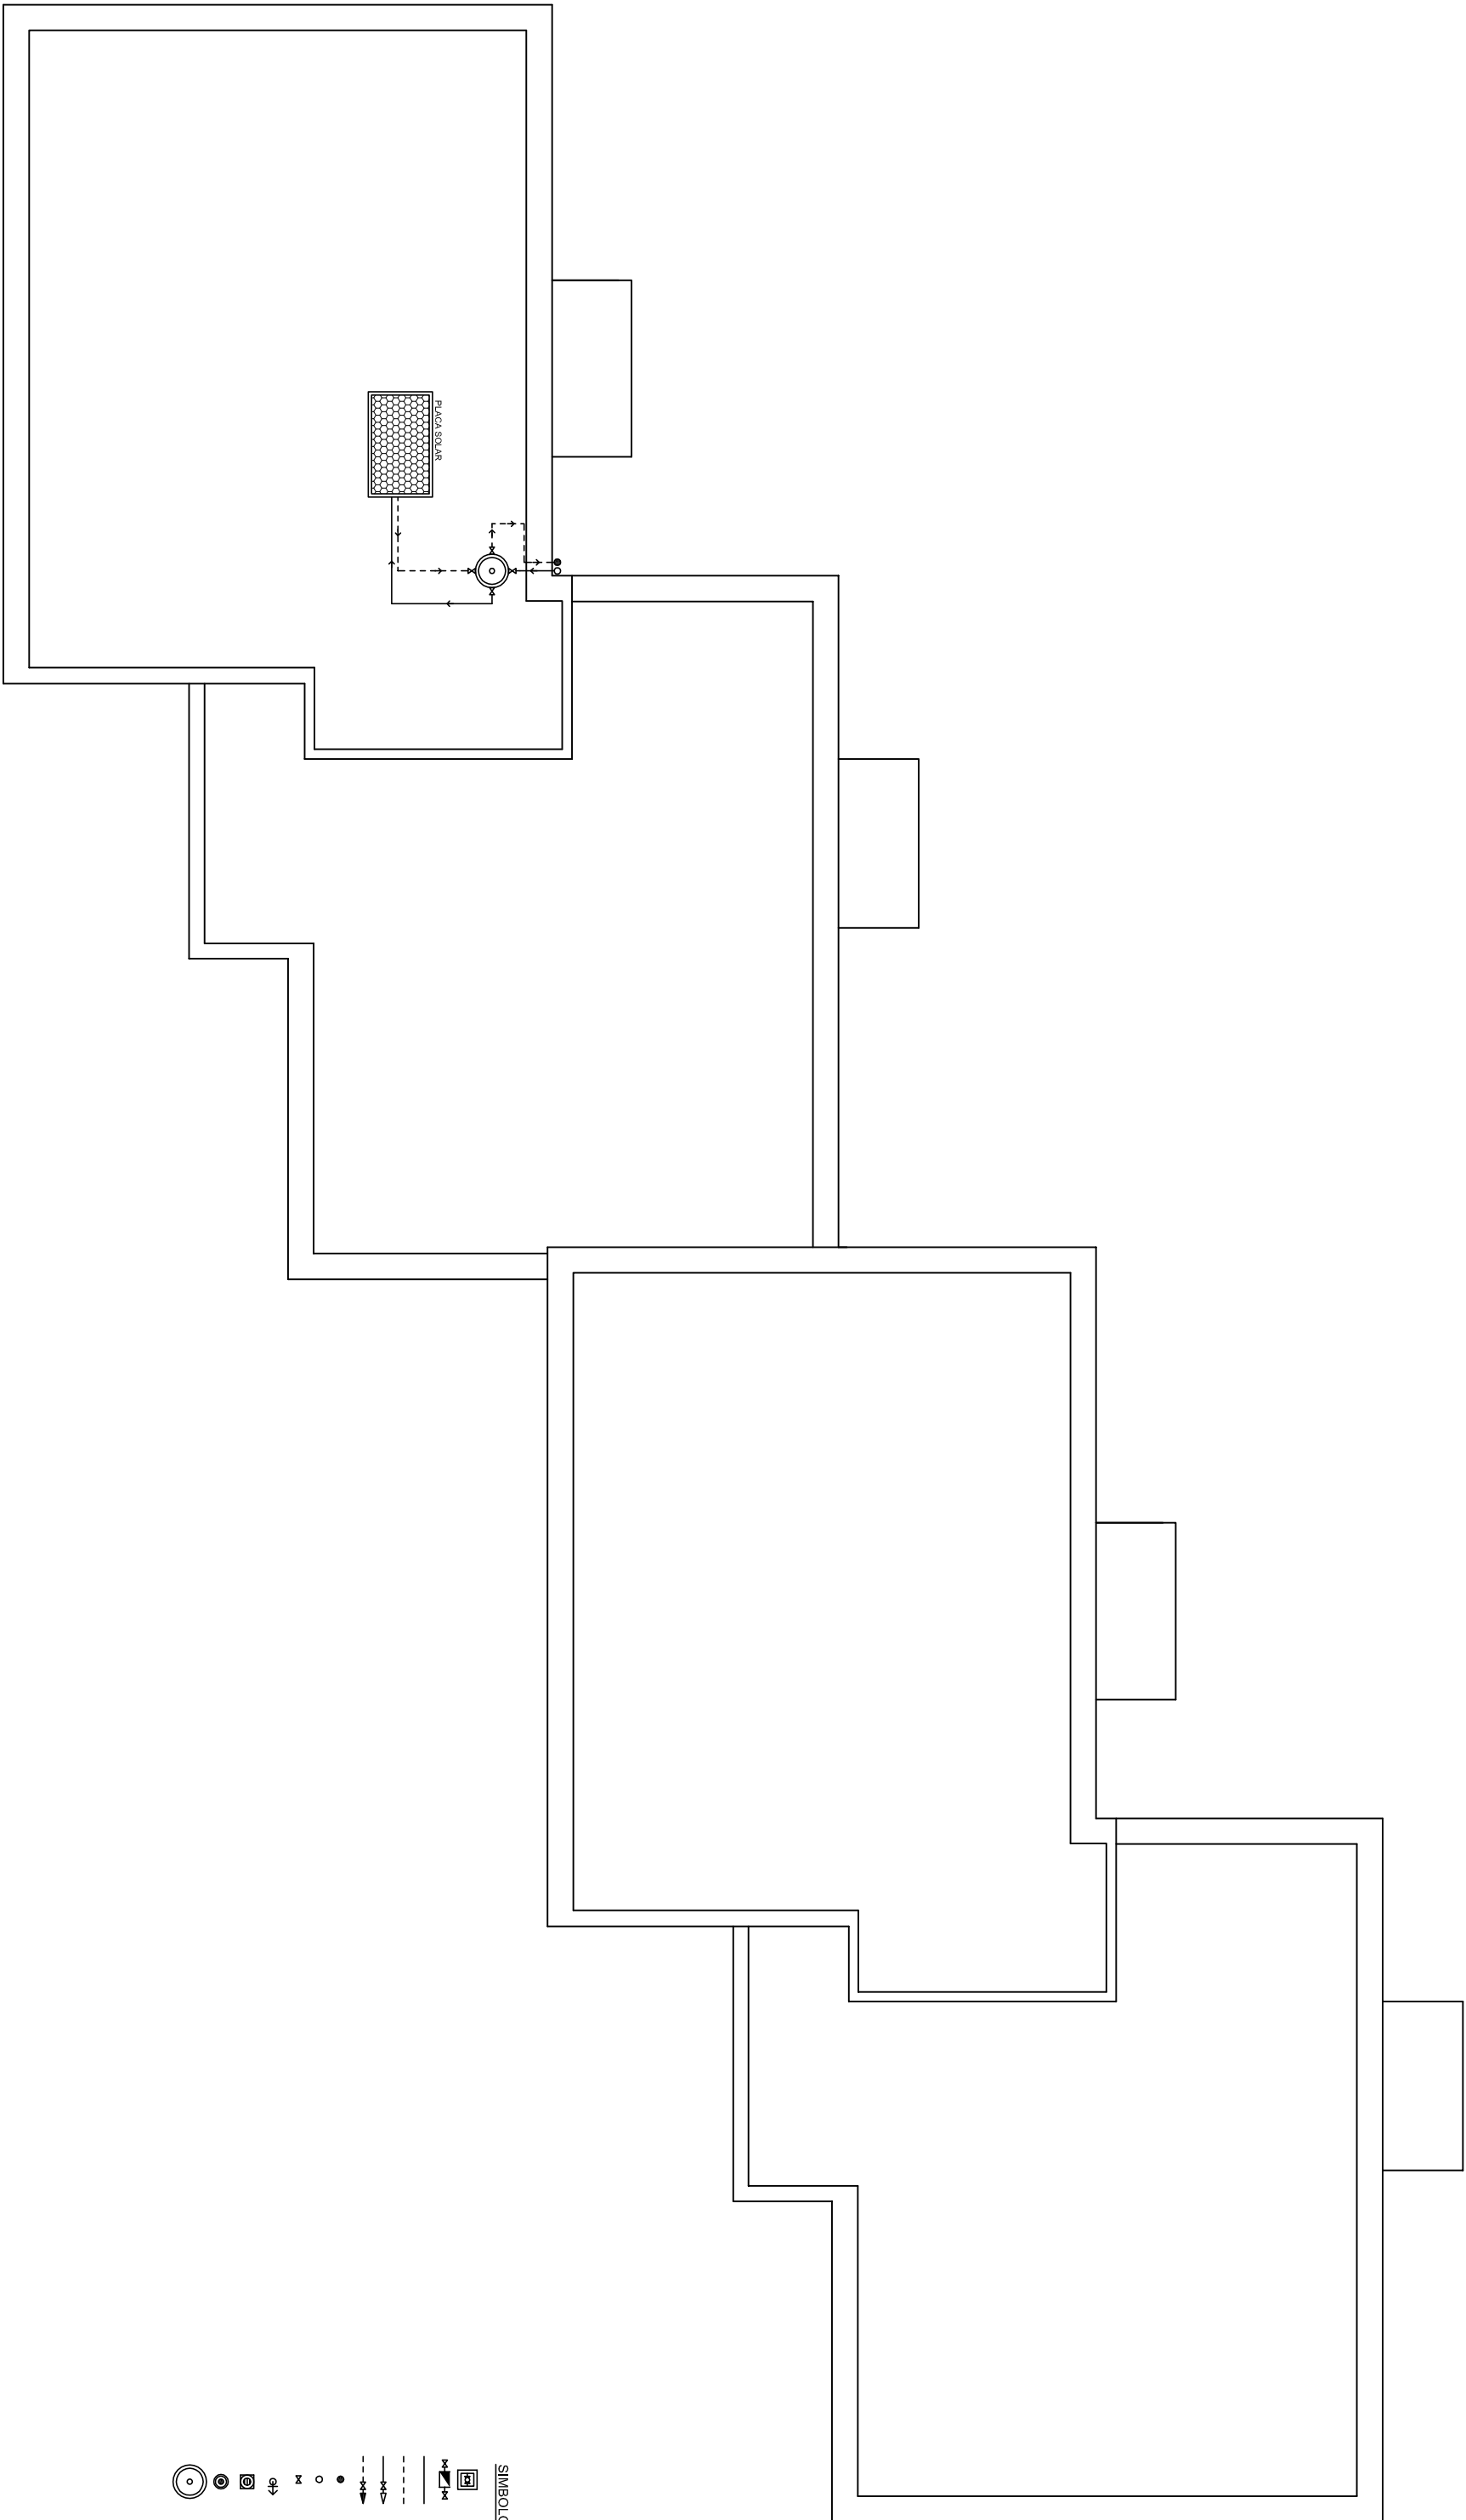


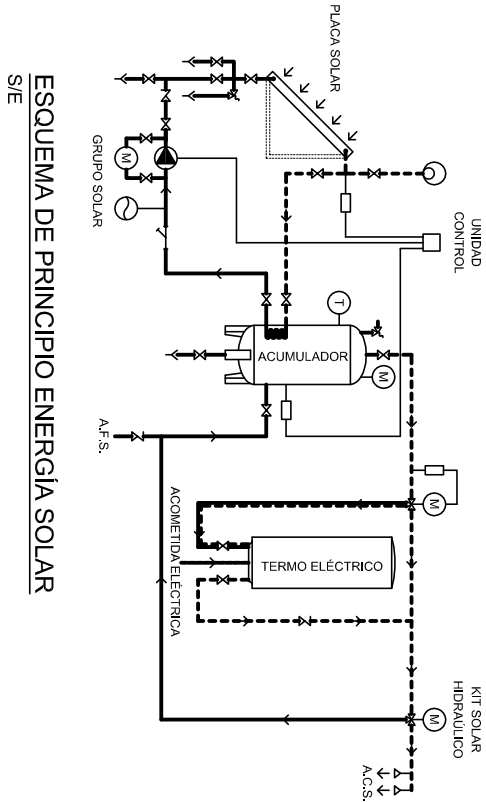

- SIMBOLOGIA DE FONTANERIA**
- ARQUETA DE ACUMETIA
 - CONTADOR
 - REJO DE AGUA FRIA
 - REJO DE AGUA CALIENTE
 - PUNTO DE AGUA FRIA
 - PUNTO DE AGUA CALIENTE
 - MANIVANTE DE AGUA FRIA
 - MANIVANTE DE AGUA CALIENTE
 - LLAVE DE PASO
 - DESAGUE DE PASAJERO
 - CON SERENA INCORPORADO
 - SANABERO
 - TERMO ELÉCTRICO
 - ACUMULADOR

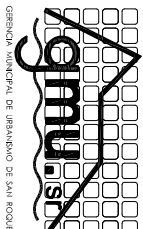

GERENCIA MUNICIPAL DE URBANISMO
SAN ROQUE
CAMPO DE GIBRALTAR (CADIZ)



ARQUITECTO	L. CARLOS LORENZANA	TÍTULO PLANO:	CUBIERTA
INGENIERO DE CAMINOS	LETICIA OSTA GARCIA	TÍTULO ANTERPROYECTO:	INSTALACIÓN DE PLACA SOLAR
ARQUITECTO TÉCNICO	MARTA BILBAO GARAY	REHABILITACIÓN Y ACCESOS A EDIFICIOS MUNICIPALES EN PUEBLO NUEVO T. M. DE SAN ROQUE	
DELINEANTE	A. MALUJA MALUJA		
Conforme EL ALCALDE		Expediente:	Proy. nº 09/052
FERNANDO PALMA CASTILLO		Fecha: NOV - 2.009	Sustituye hoja nº .
		Escala: 1:100	Nº de Planos 21